
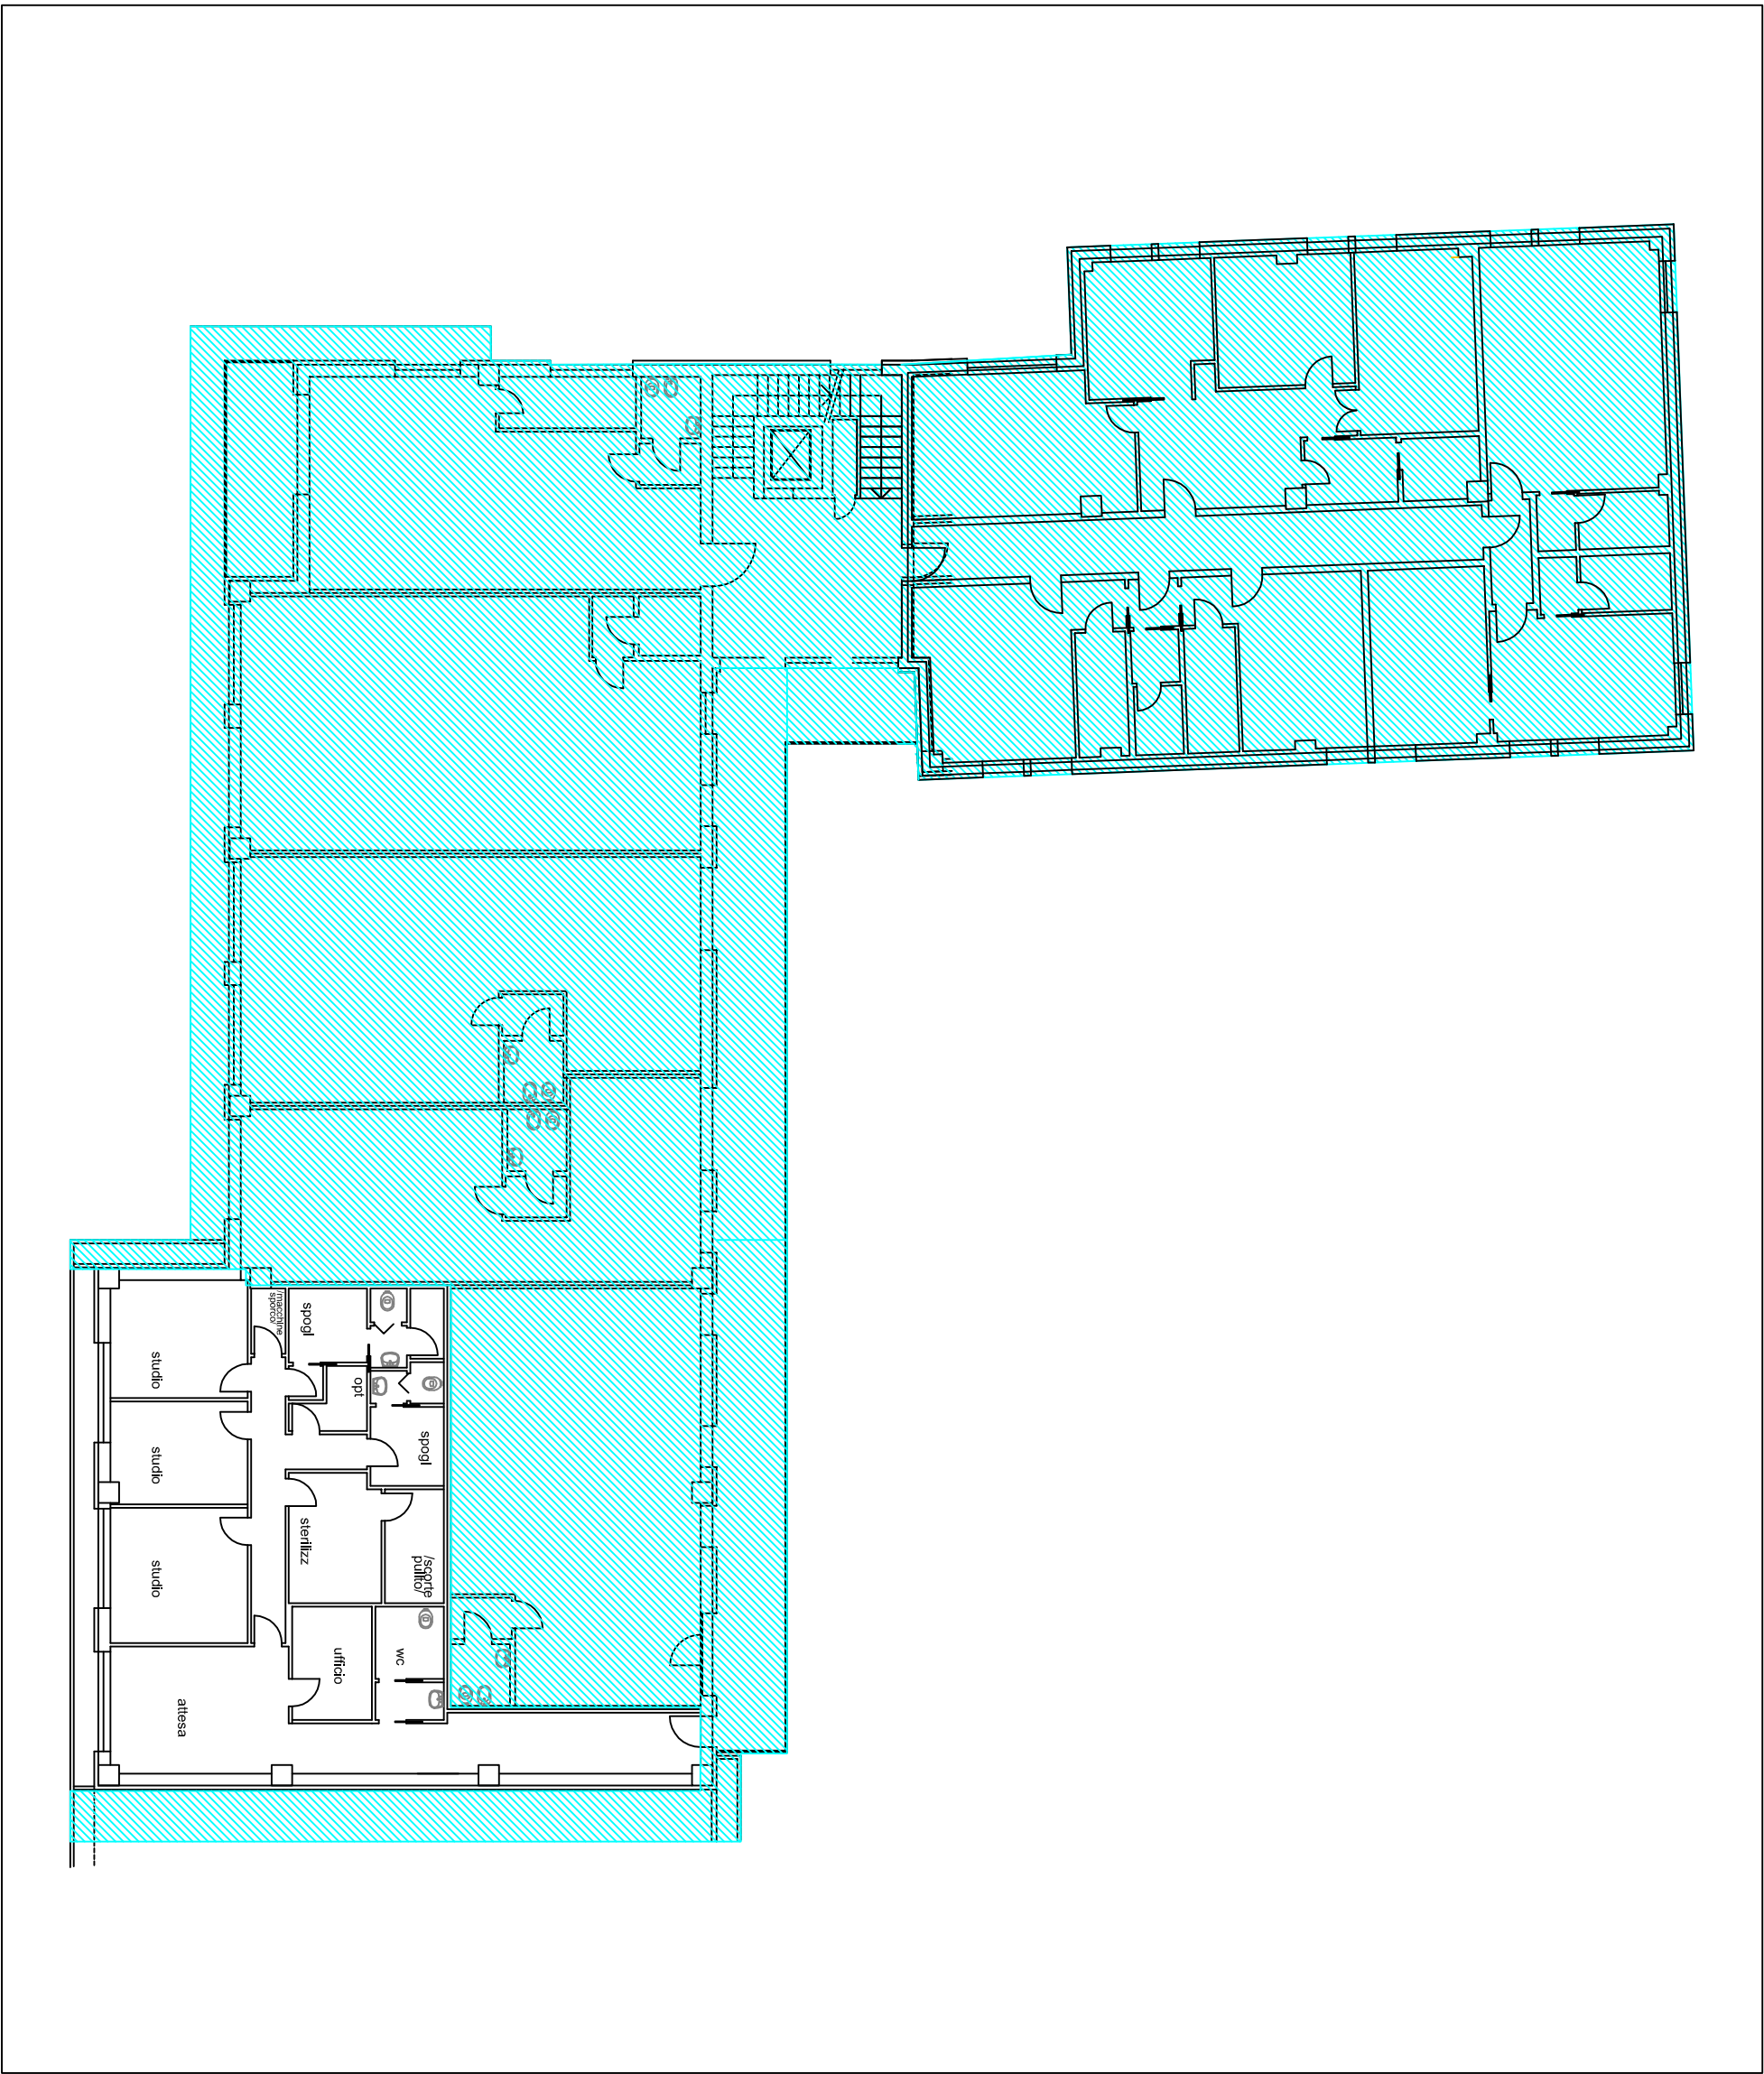


LEGENDA	
SIMBOLO	DESCRIZIONE
	QUADRO ELETTRICO
	SCATOLA DI DERIVAZIONE
	INTERUTTORE
	DEVIATORE
	LAMPADA AD
	EMERGENZA AUTOALIMENTATA A BATTERIA
	PUNTO LUCE A PARETE
	PRESA BIVALENTE
	PRESA SHUCCO
	PRESA INTERBLOCCATA
	PRESA DATI
	PRESA TV
	COLLEGAMENTO TORRETTA
	PULSANTE A TIRANTE CHIAMATA DISABILI
	PULSANTE AZZERAMENTO CHIAMATE DISABILI
	AVISATORE OTTICO-ACUSTICO CHIAMATA DISABILI
	SPLIT INTERNO CLIMATIZZATORE

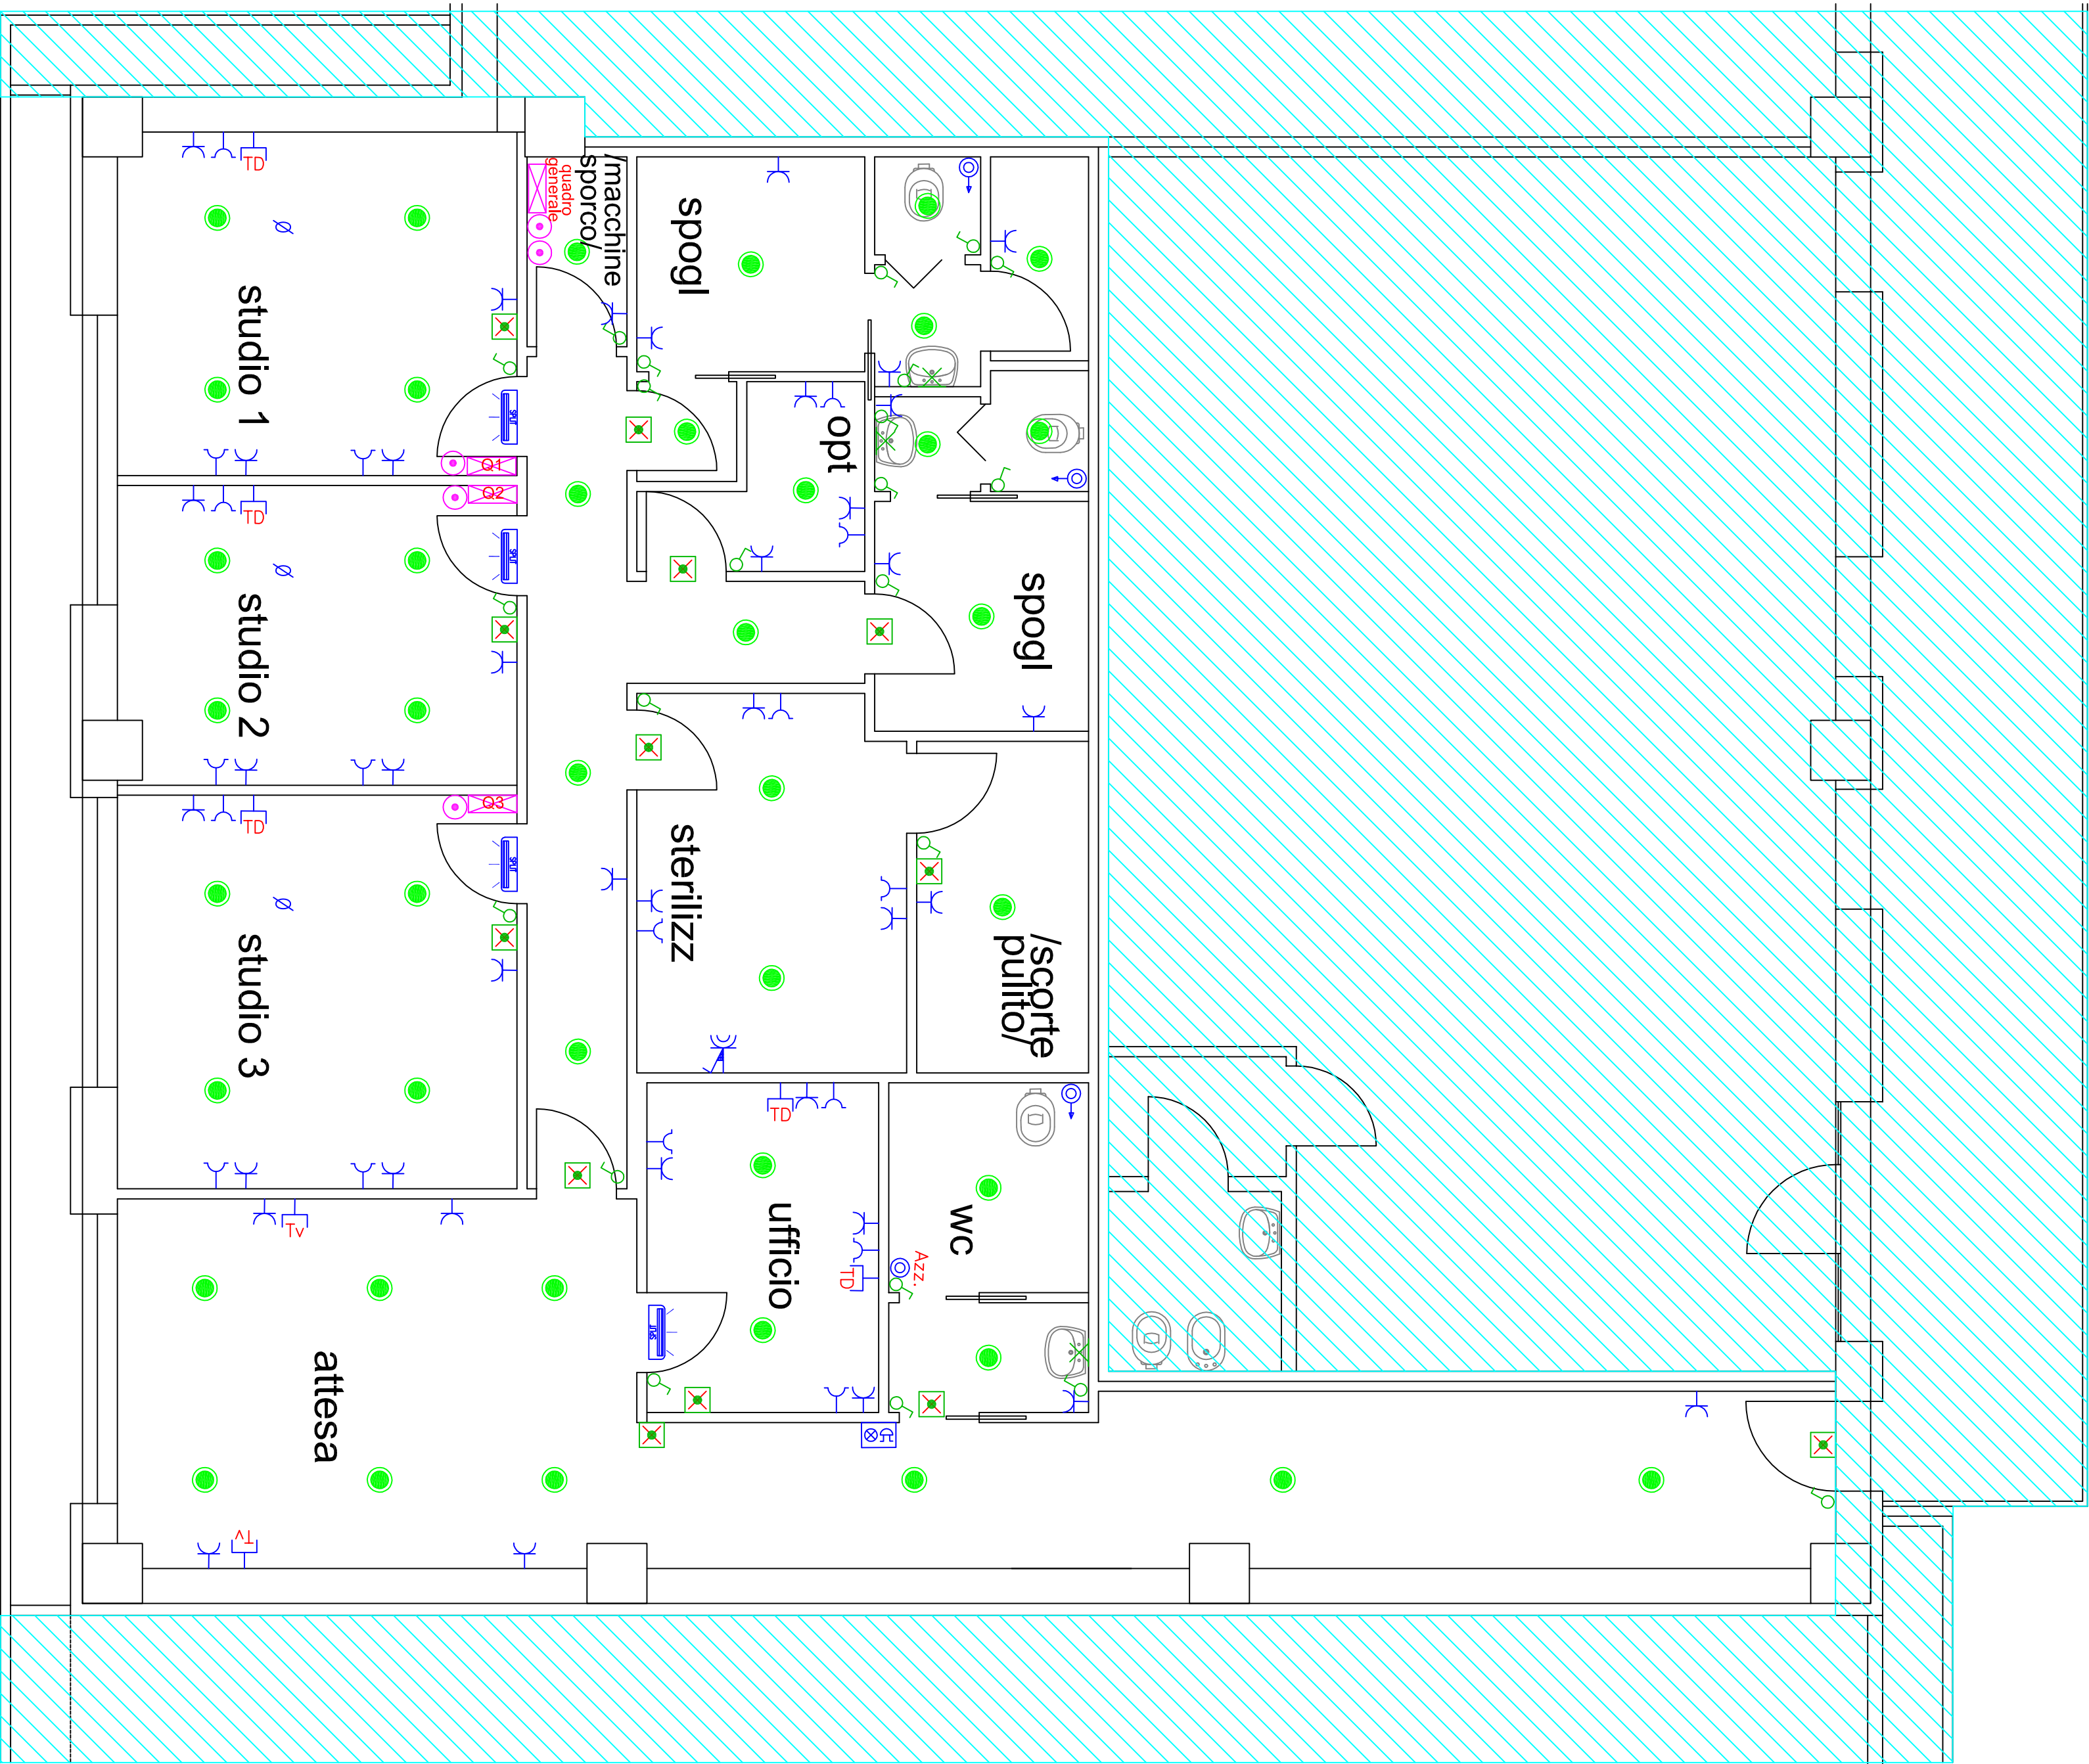

Investigazione: Progetto iniziale impianti elettrici a servizio dello studio odontoiatrico in C.C.la Colonnina Via Marconi/Viale Andreis - Desenzano		Il Progettista: 	
Committente: Immobiliare Zeta s.u. srl		-PROGETTAZIONE IMPIANTI ELETTRICI -CONSULENZE TECNICHE STUDIO TECNICO LORENZINI di P.I. Bruno Denis Tel. 030.990855 - mail: denis@studio-lorenzini.it	
Cliente: Immobiliare Zeta s.u. srl	Scadenza: 07/11/2019	Completato: 19-031 E-01	Scala: 1:50/1:200
Titolo: IMPIANTO ELETTRICO		Tavola: IMPIANTI ELETTRICI E COLLOCAMENTO	